


COMMUNE DE VAILHAUQUES

MAIRIE DE VAILHAUQUES 9 PLACE DE LA MAIRIE - VAILHAUQUES

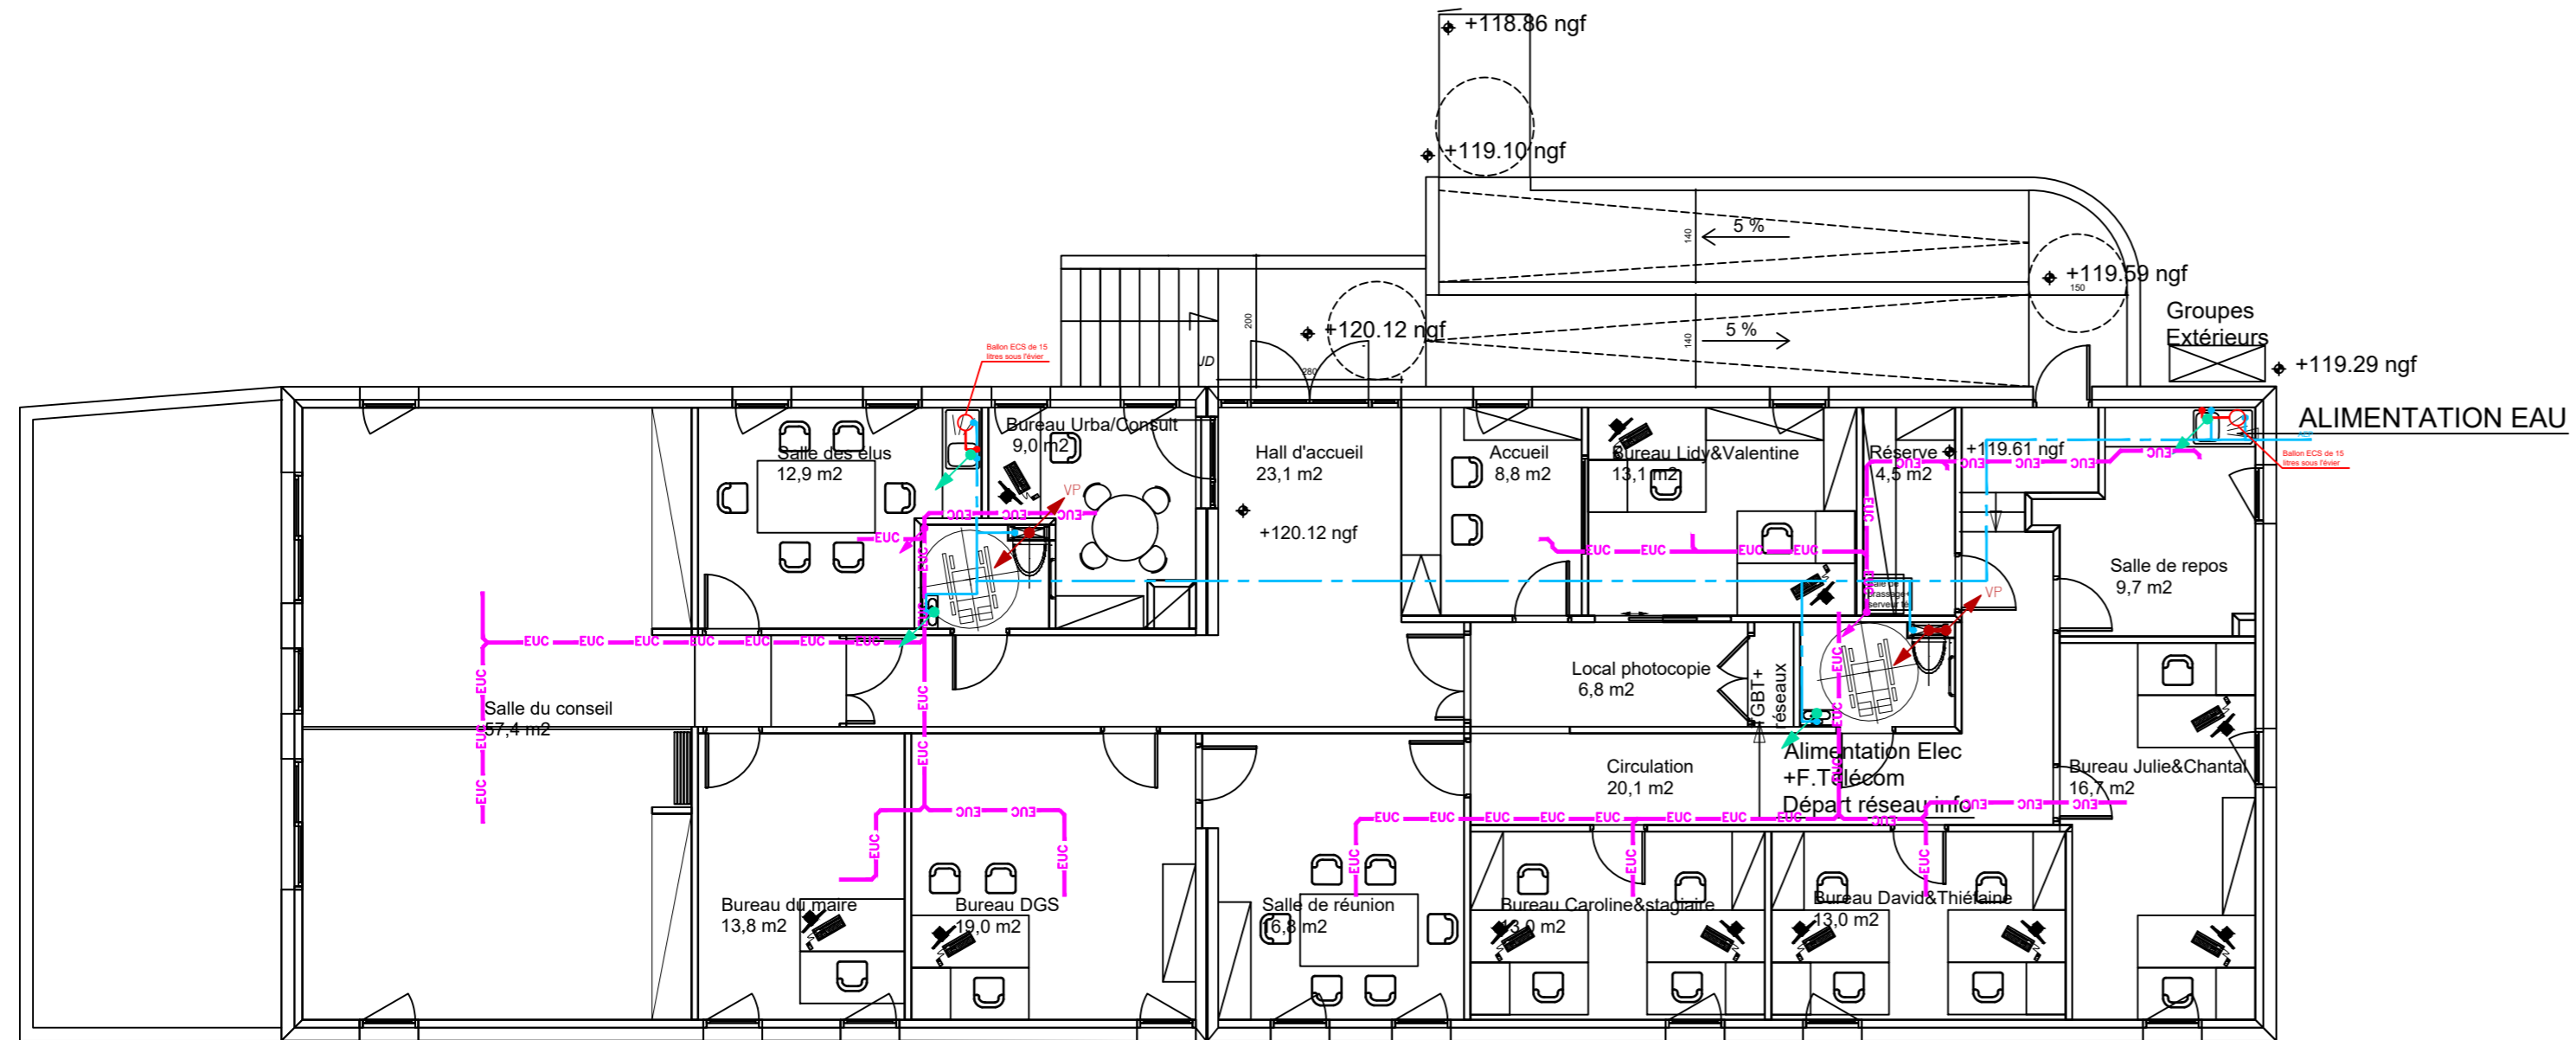

RdC

betso INGENIERIE
EQUIPEMENTS
TECHNIQUES

Immeuble
GREEN VALLEY
849, rue Favre de Saint-Castor
34080 Montpellier
Tél : 04.67.69.12.20
Fax : 04.67.69.05.89
Courriel : betso-db@wanadoo.fr

OPQIBI
L'INGÉNIERIE QUALIFIÉE
CERTIFICAT
N° 96 02 1161

PLOMBERIE SANITAIRE DCE

PLAN :
PB.01
INDICE :

AFFAIRE : 19.62 DATE : 01.2020 ECHELLE : 1/100°

Ind.	Date	Libellé	MODIFICATIONS

LEGENDE

- — — — — - RÉSEAU EAUX USÉES
- — — — — - RÉSEAU EAUX VANNES
- — — — — - RÉSEAU EAU FROIDE
- - - - - - RÉSEAU EAU CHAUDE SANITAIRE
- — — — — - RÉSEAU CONDENSATS